


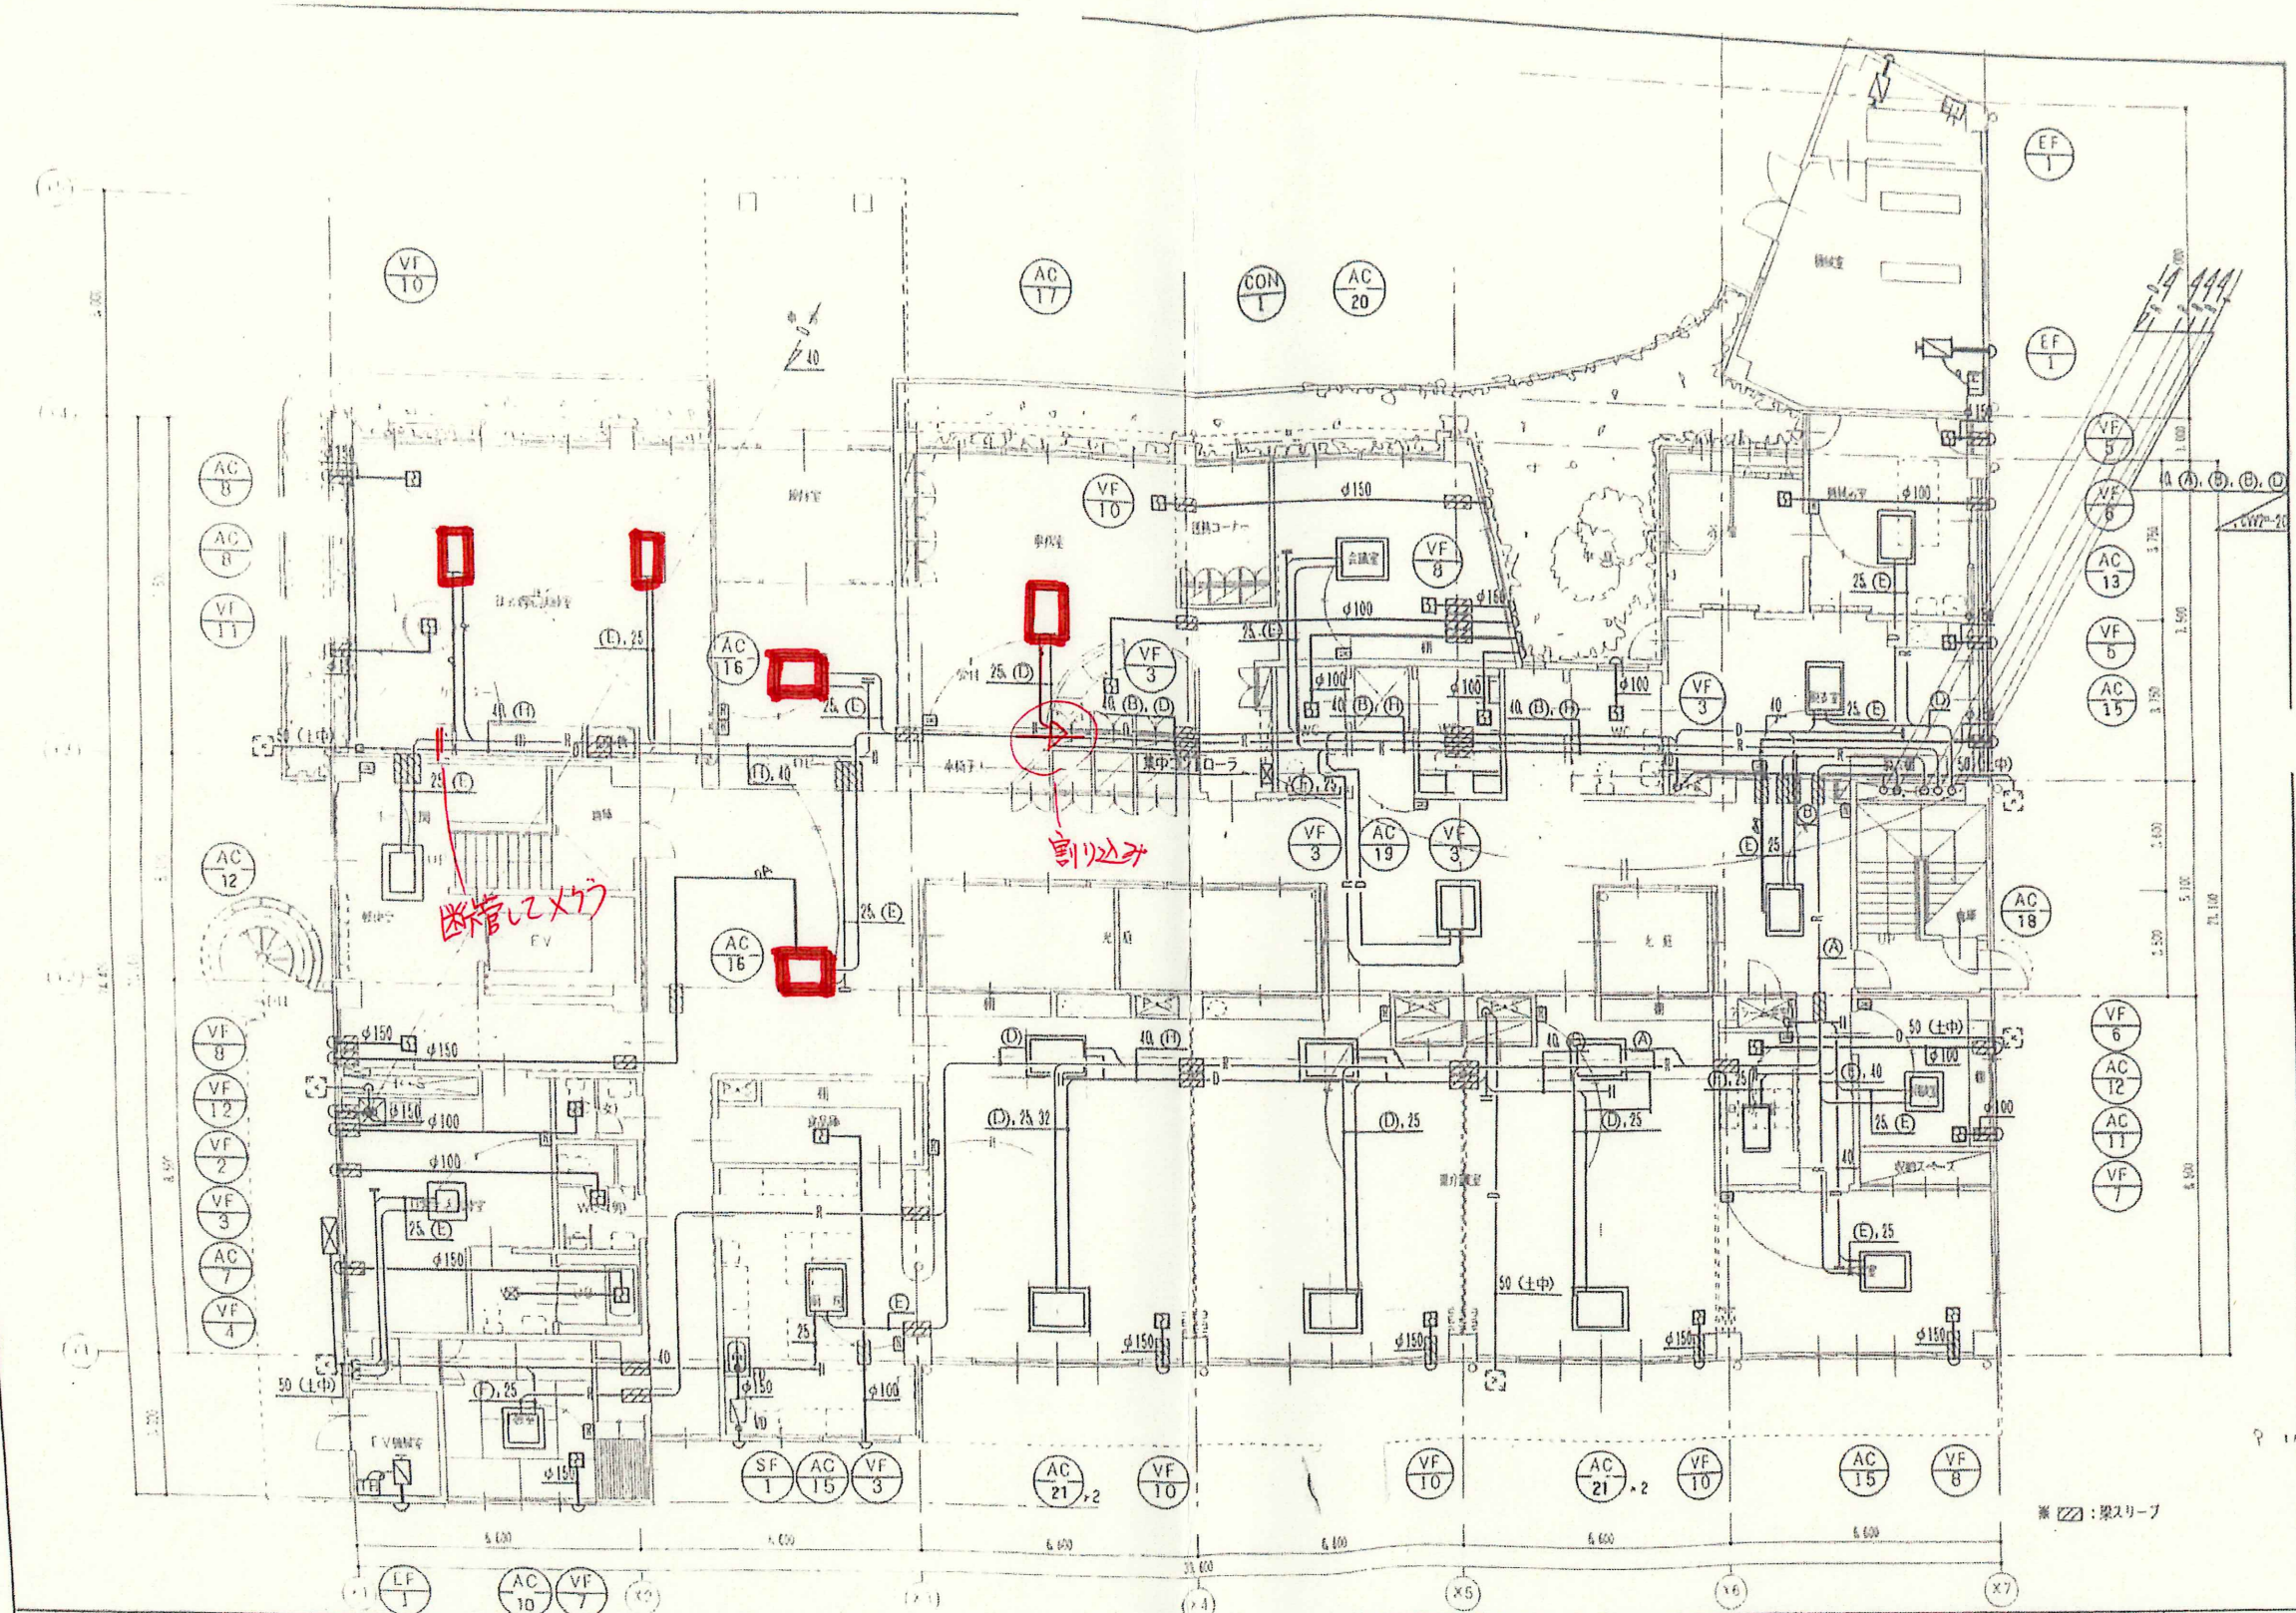

備 考		製図番号	一級建築士事務所 (い?) 株式会社 加藤建築事務所 一級建築士 (第110159) 加藤知徳	所長 後関 製図 加藤 知徳	(仮称)とよた光の丘デベロップメント・建設工事設計団 空調設備1階平面図	SHEET No. P-24 SCALE 1/100 DATE H9.1.
--------	--	------	---	----------------	---	--

空調設備機器表

冷媒管サイズ表

記号	ガス管/液管/操作種
(A)	φ38.1 / φ15.88 / CVV20-2C
(B)	φ31.75 / φ15.88 / CVV20-2C
(C)	φ28.58 / φ12.7 / CVV20-2C
(D)	φ19.05 / φ9.52 / CVV20-2C
(E)	φ15.88 / φ9.52 / CVV20-2C
(F)	φ12.7 / φ6.35 / CVV20-2C
(G)	φ9.52 / φ6.35 / CVV20-2C
(H)	φ25.4 / φ12.7 / CVV20-2C


670×1200

670×1900


950×1470

記号	名 称	冷房能力 (kW)	暖房能力 (kW)	圧縮機出力 (W)	送風機出力値		電 源	消費電力(W)	ガス管	液 管	台数	参 考 型 番	備 考
					室外機	室内機							
AC-1	空冷ヒートポンプエアコン室外機	35.5	40.0	3.75	350	—	3φ200V	13.88	φ31.75	φ15.88	3	PUHY-J355BM-B	コンクリート基礎-建築工事
AC-2	空冷ヒートポンプエアコン室外機	45.0	50.0	4.515	555x2	—	3φ200V	18.8	φ31.75	φ15.88	1	PUHY-J450BM-A	コンクリート基礎-建築工事
AC-3	空冷ヒートポンプエアコン室外機	56.0	63.0	5.975	555x2	—	3φ200V	23.3	φ38.10	φ15.88	1	PUHY-J560BM-A	コンクリート基礎-建築工事
AC-4	空冷ヒートポンプエアコン室外機	28.0	31.5	1.5	350	—	3φ200V	10.92	φ28.58	φ12.70	1	PUHY-J280M-B	コンクリート基礎-建築工事
AC-5	空冷ヒートポンプエアコン室外機	11.2	12.5	2.7	40x2	—	3φ200V	5.54	φ19.05	φ9.52	1	PUSY-J112M-A	コンクリート基礎-建築工事
AC-6	ルームエアコン	2.8	3.8	0.75	17	8110	1φ100V	1.40	φ9.52	φ6.35	20	MSH-2830L-VH1	天吊-本工事 リモコン・附属品一式共
AC-7	4方向天井カセット形ヒートポンプエアコン	5.6	6.3	1.5	60	30	3φ200V	2.53	φ15.88	φ9.52	1	PLH-J56JKF-ST	コンクリート基礎-建築工事 リモコン・附属品一式共
AC-8	2方向天井カセット 室内機	9.0	10.0	—	—	40	1φ200V	0.055	φ15.88	φ9.52	2	PFFY-J56LEM-A	リモコン・附属品一式共
AC-9	1方向天井カセット形室内機	8.0	9.0	—	—	20	1φ200V	0.16	φ15.88	φ9.52	—	PMFY-J80EM-A1	リモコン・附属品一式共
AC-10	1方向天井カセット形室内機	4.5	5.0	—	—	40	1φ200V	0.10	φ12.70	φ6.35	1	PMFY-J45EM-A1	リモコン・附属品一式共
AC-11	2方向天井カセット形室内機	2.8	3.2	—	—	35	1φ200V	0.10	φ12.70	φ6.35	10	PLFY-J28LMD-A	リモコン・附属品一式共
AC-12	2方向天井カセット形室内機	3.6	4.0	—	—	35	1φ200V	0.11	φ12.70	φ6.35	1	PLFY-J36LMD-A	リモコン・附属品一式共
AC-13	4方向天井カセット形室内機	4.5	5.0	—	—	30	1φ200V	0.08	φ12.70	φ6.35	2	PLFY-J45GM-A	リモコン・附属品一式共
AC-14	4方向天井カセット形室内機	5.6	6.3	—	—	30	1φ200V	0.08	φ15.88	φ9.52	—	PLFY-J56GM-A	リモコン・附属品一式共
AC-15	4方向天井カセット形室内機	8.0	9.0	—	—	50	1φ200V	0.12	φ15.88	φ9.52	3	PLFY-J80GM-A	リモコン・附属品一式共
AC-16	2方向天井カセット 形室内機	9.0	10.0	—	—	50x2	1φ200V	0.21	φ19.05	φ9.52	2	PLFY-J112GM-A	リモコン・附属品一式共
AC-17	4方向天井カセット形室内機	14.0	16.0	—	—	50x2	1φ200V	0.25	φ19.05	φ9.52	3	PLFY-J140GM-A	リモコン・附属品一式共
CON-1	集中コントローラ	基本操作 (運転/停止) (冷/暖房/ドライ/送風/自動の切替)		(原動機) (送風機)		—	1φ100V	—	—	—	1	MJ-102MTR	給電ユニット・附属品一式共
AC-18	2方向天井カセット 室内機	8.0	9.0	—	—	—	1φ100V	0.16	φ15.88	φ9.52	1	PLFY-J80LMD-A	—
AC-19	2方向天井カセット 室内機	9.0	10.0	—	—	—	1φ100V	0.16	φ15.88	φ9.52	1	PLFY-J90LMD-A	—
AC-20	4方向天井カセット 室内機	7.1	8.0	—	—	—	1φ100V	0.16	φ15.88	φ9.52	1	PLFY-J114GM-A	—
AC-21	1.5方向天井カセット 室内機	7.1	8.0	—	—	—	1φ100V	0.16	φ15.88	φ9.52	6	PHFY-J45EH-A1	—


1系統 (1階)

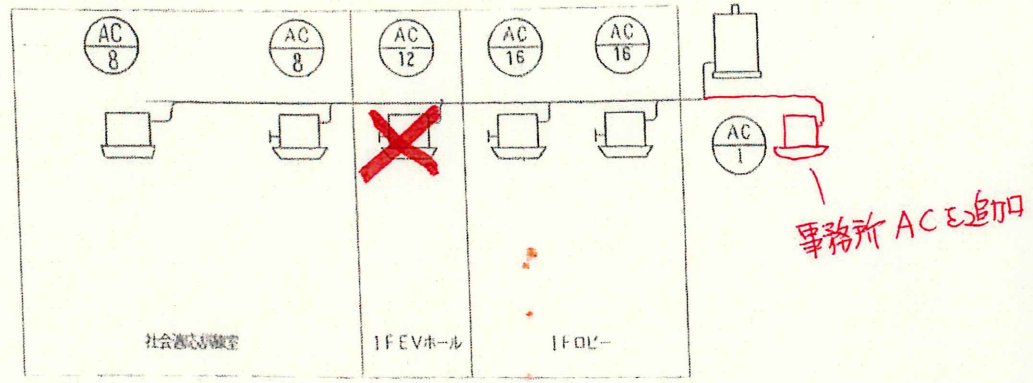


2系統 (1階)

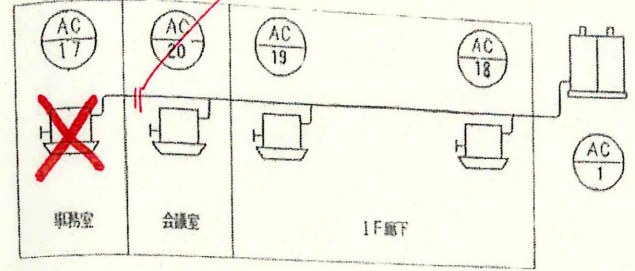


3系統 (1階)

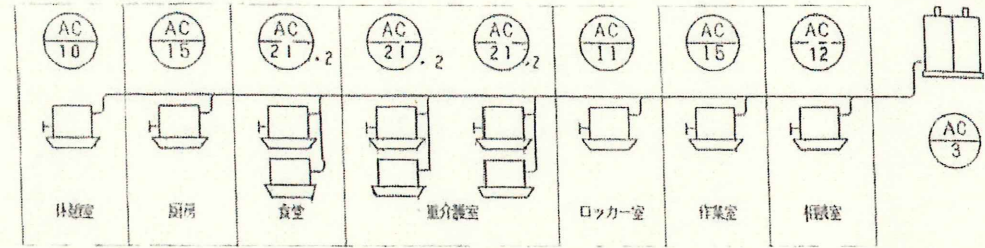


6系統 (1階)

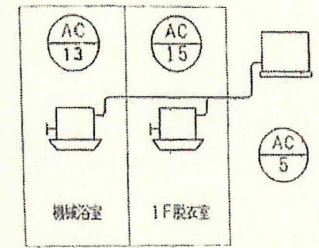


4系統 (2階)

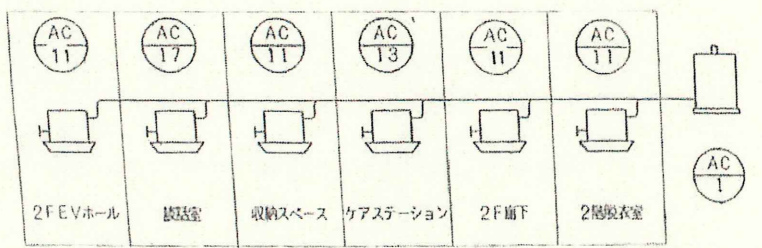

5系統 (3階)

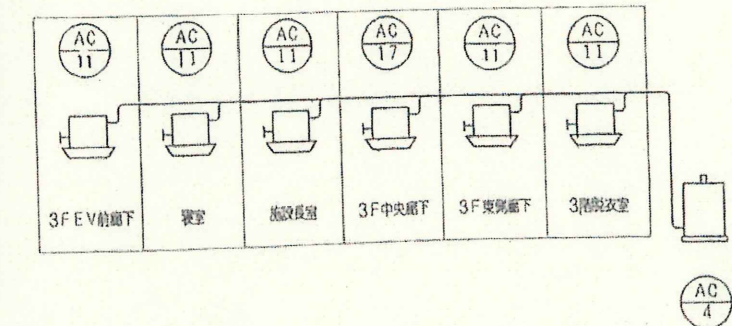

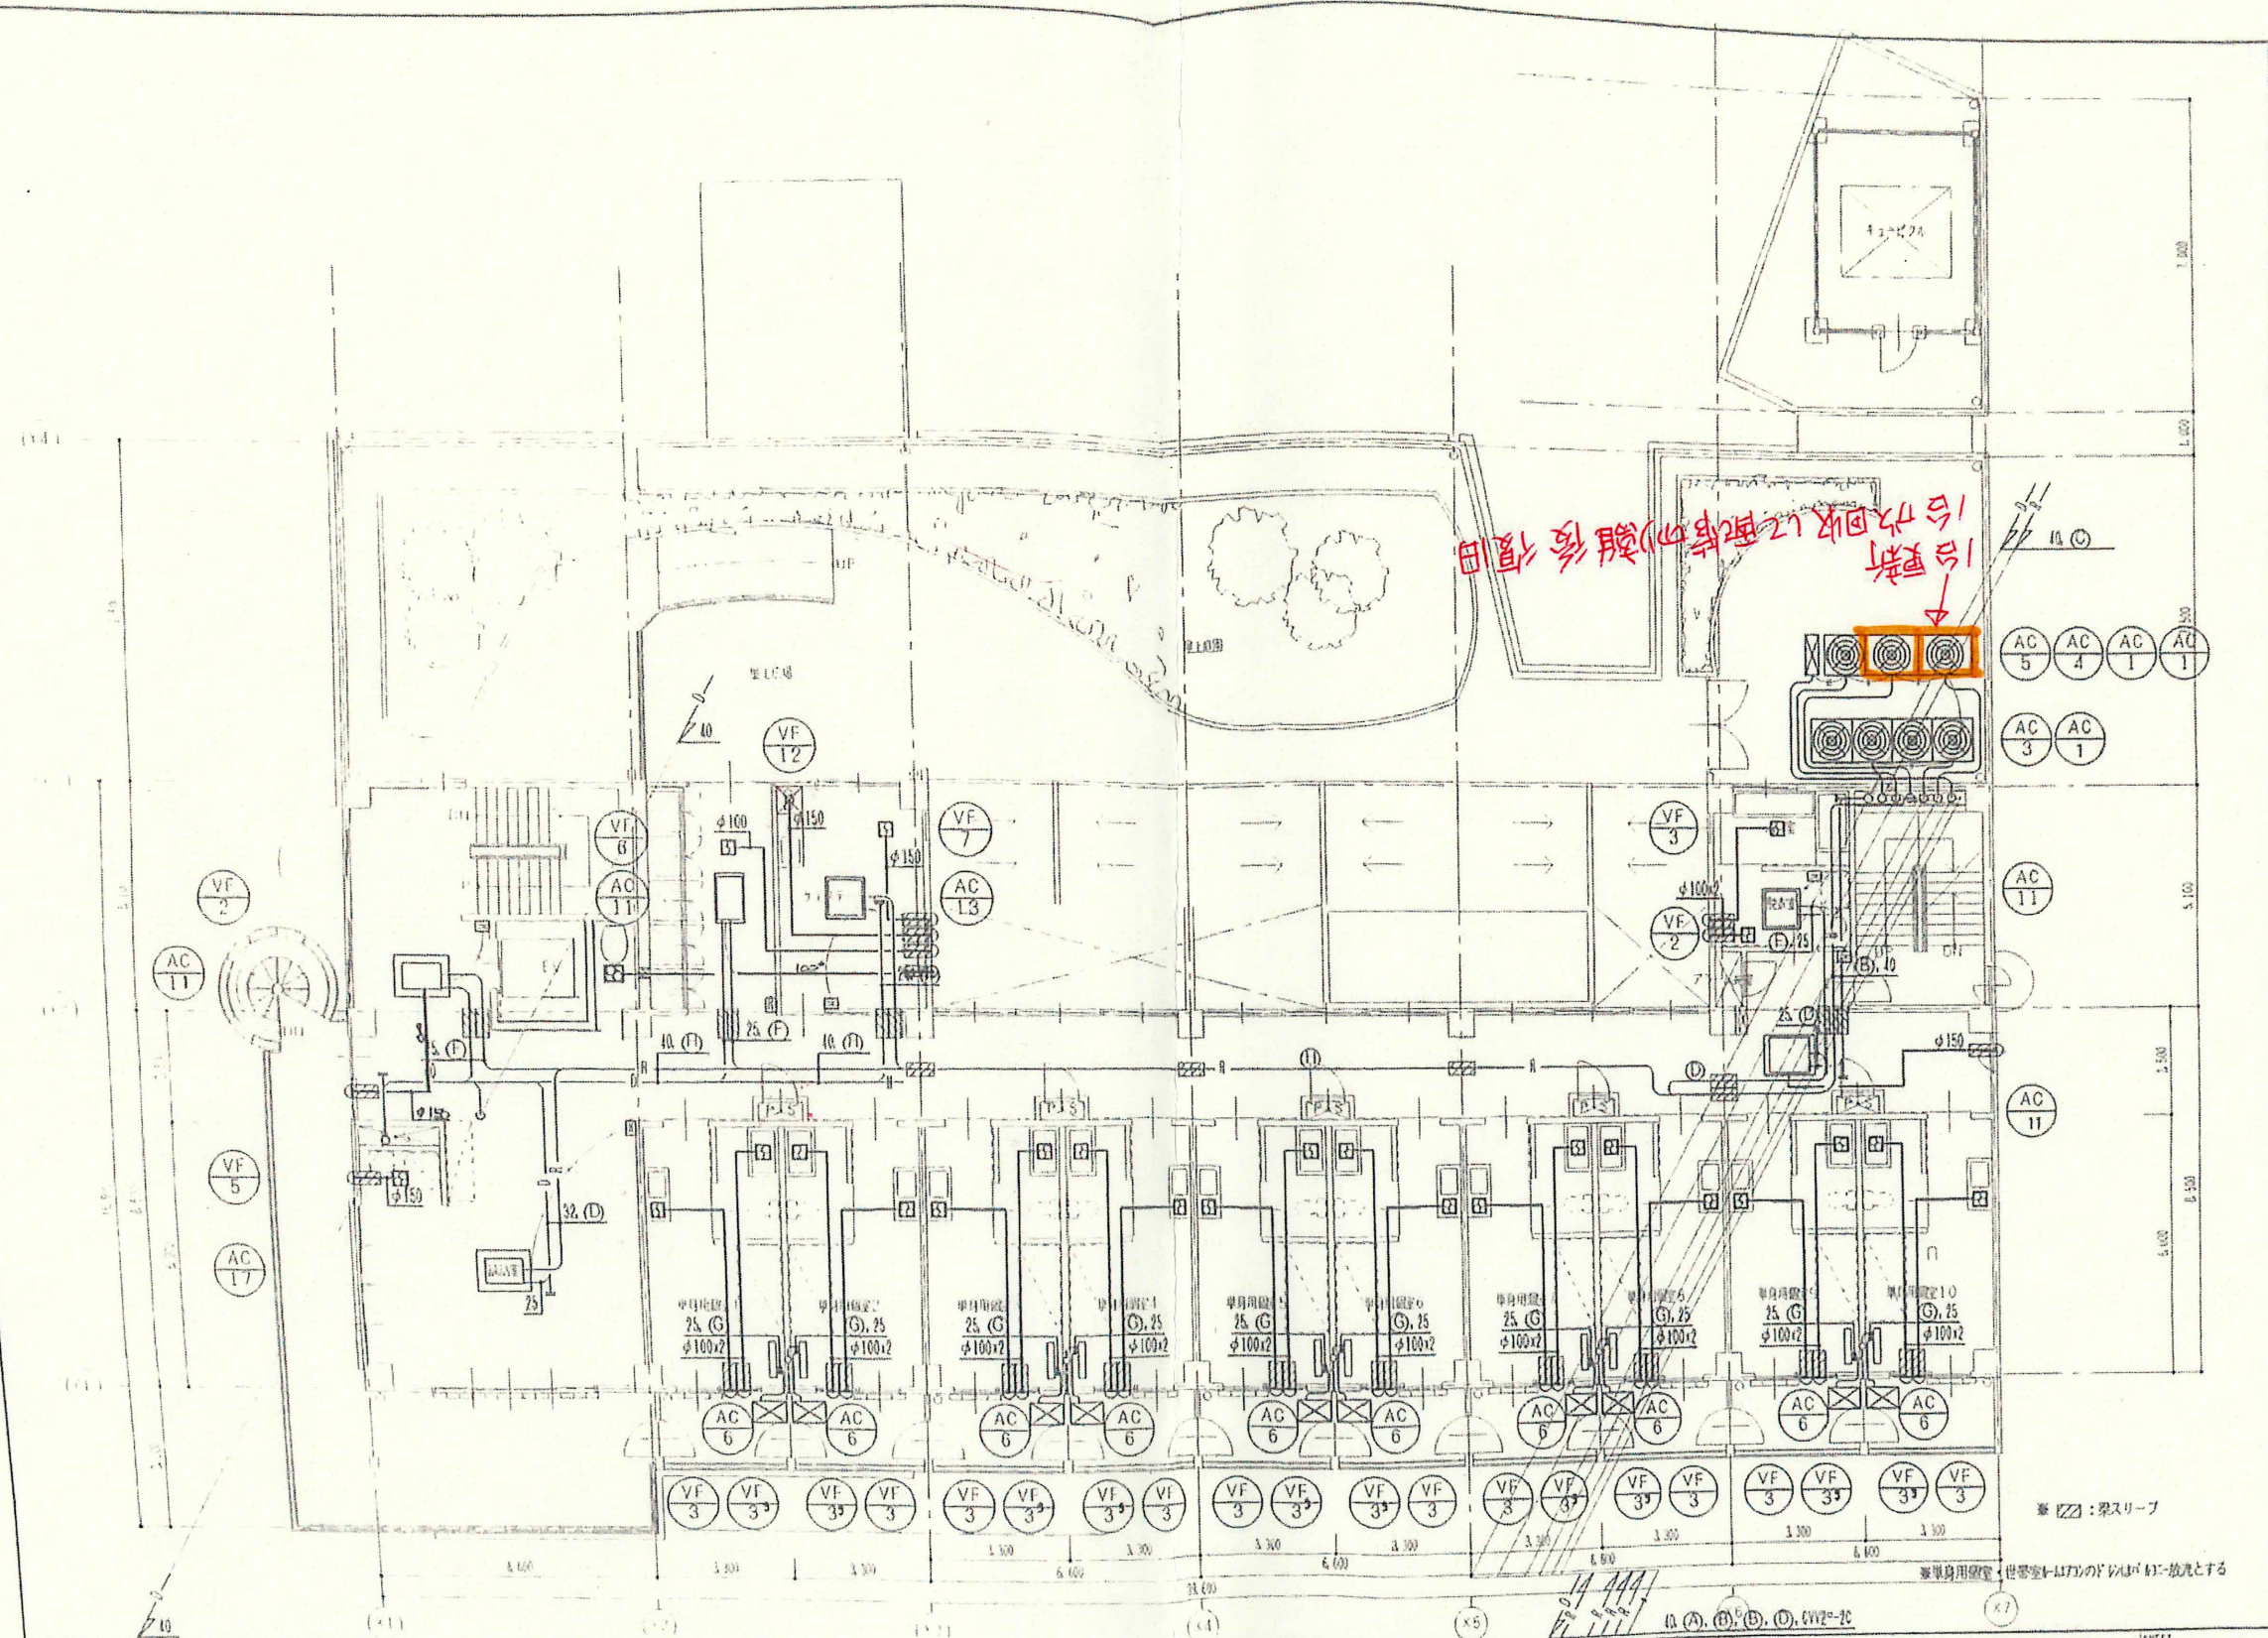

備考		整理番号	一級建築士事務所 (い261) 株式会社 加藤建築事務所 一級建築士 (第110159) 加藤知博	所長 校閲 製図 (仮称) とよた光の丘デベロッパー・建設・新築工事設計図 空調設備2階平面図	SHEET No. P-25 SCALE 1/100 DATE H9.1.
----	--	------	---	--	---